




Grundriss

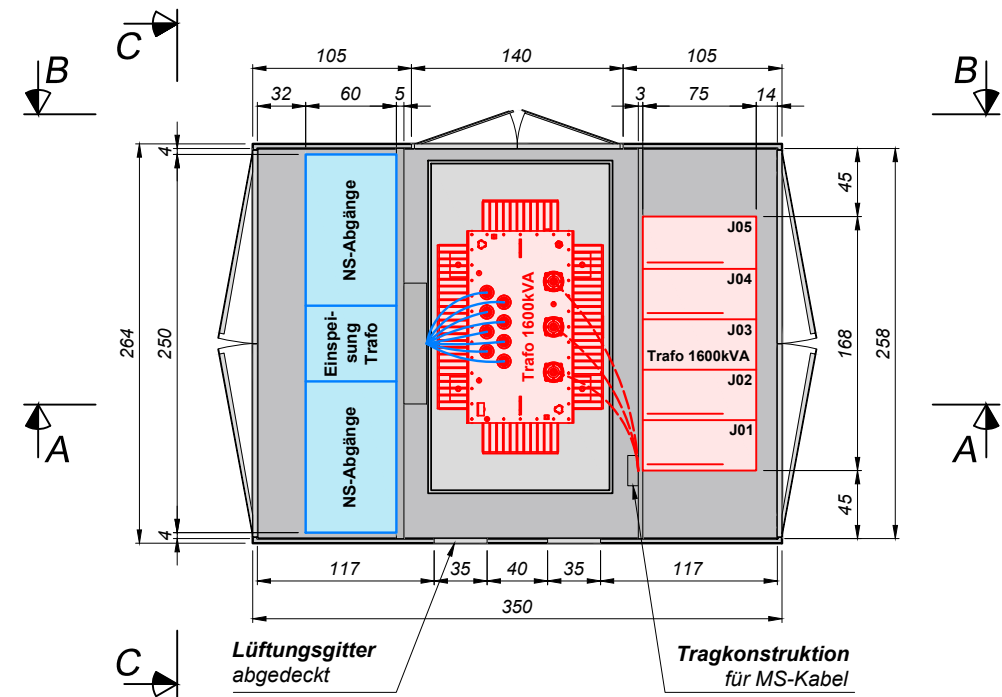


Schnitt A-A

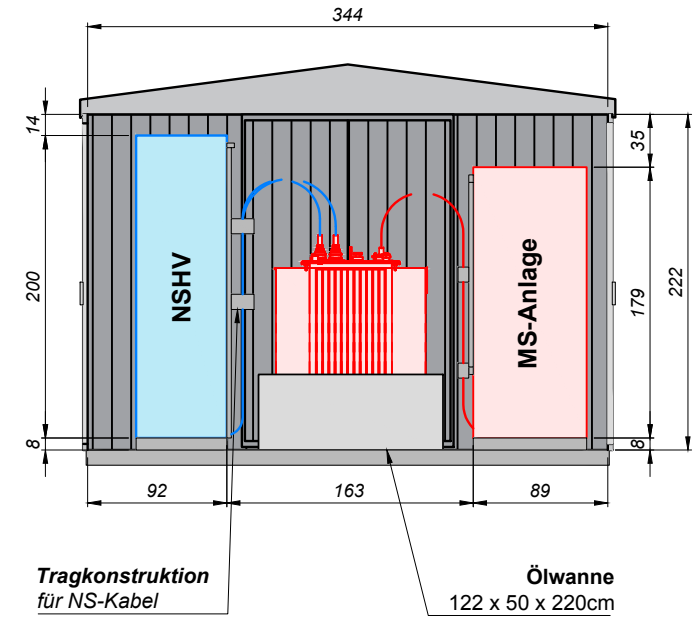

Schnitt B-B

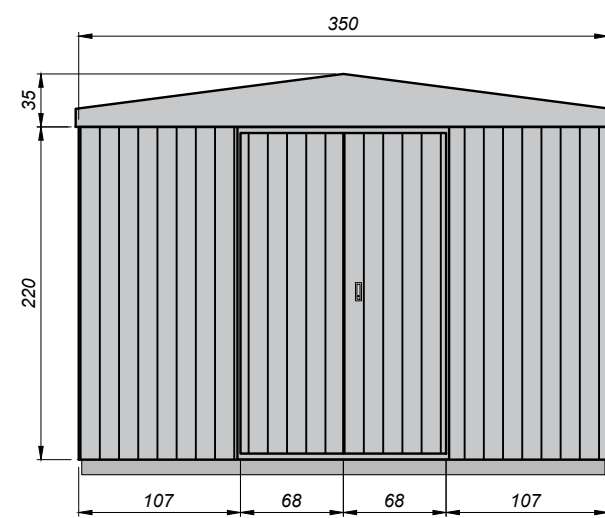

Schnitt C-C

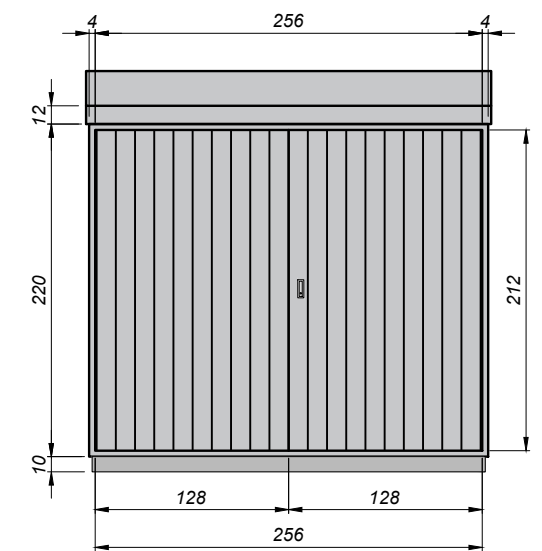

Ris Netzbau AG
Prov. Trafostation BSV 20
Disposition Gebäude



IBG B. Graf AG Engineering
Eternitstrasse 3a
CH-8867 Niederurnen
+41 058 356 65 00
niederurnen@ibg.ch
www.ibg.ch

Massstab: 1 : 50	Format: A3
Projektleiter: N. Todorovic	Projekt: 2019
Ersteller: V. Ljatifi	Datum: 05.03.2019
Kontrolliert: N. Todorovic	Datum: 05.03.2019
Bearbeiter:	Version:
Bearbeiter:	Version:
Bearbeiter:	Version:
Projektnummer: 19.08207.01 - 4.001	

Legende:

- Mittelspannung
- Niederspannung
- Gebäudekonstruktion